


2e VERDIEPING (h= 6 m +peil)



1e VERDIEPING (h= 3 m +peil)

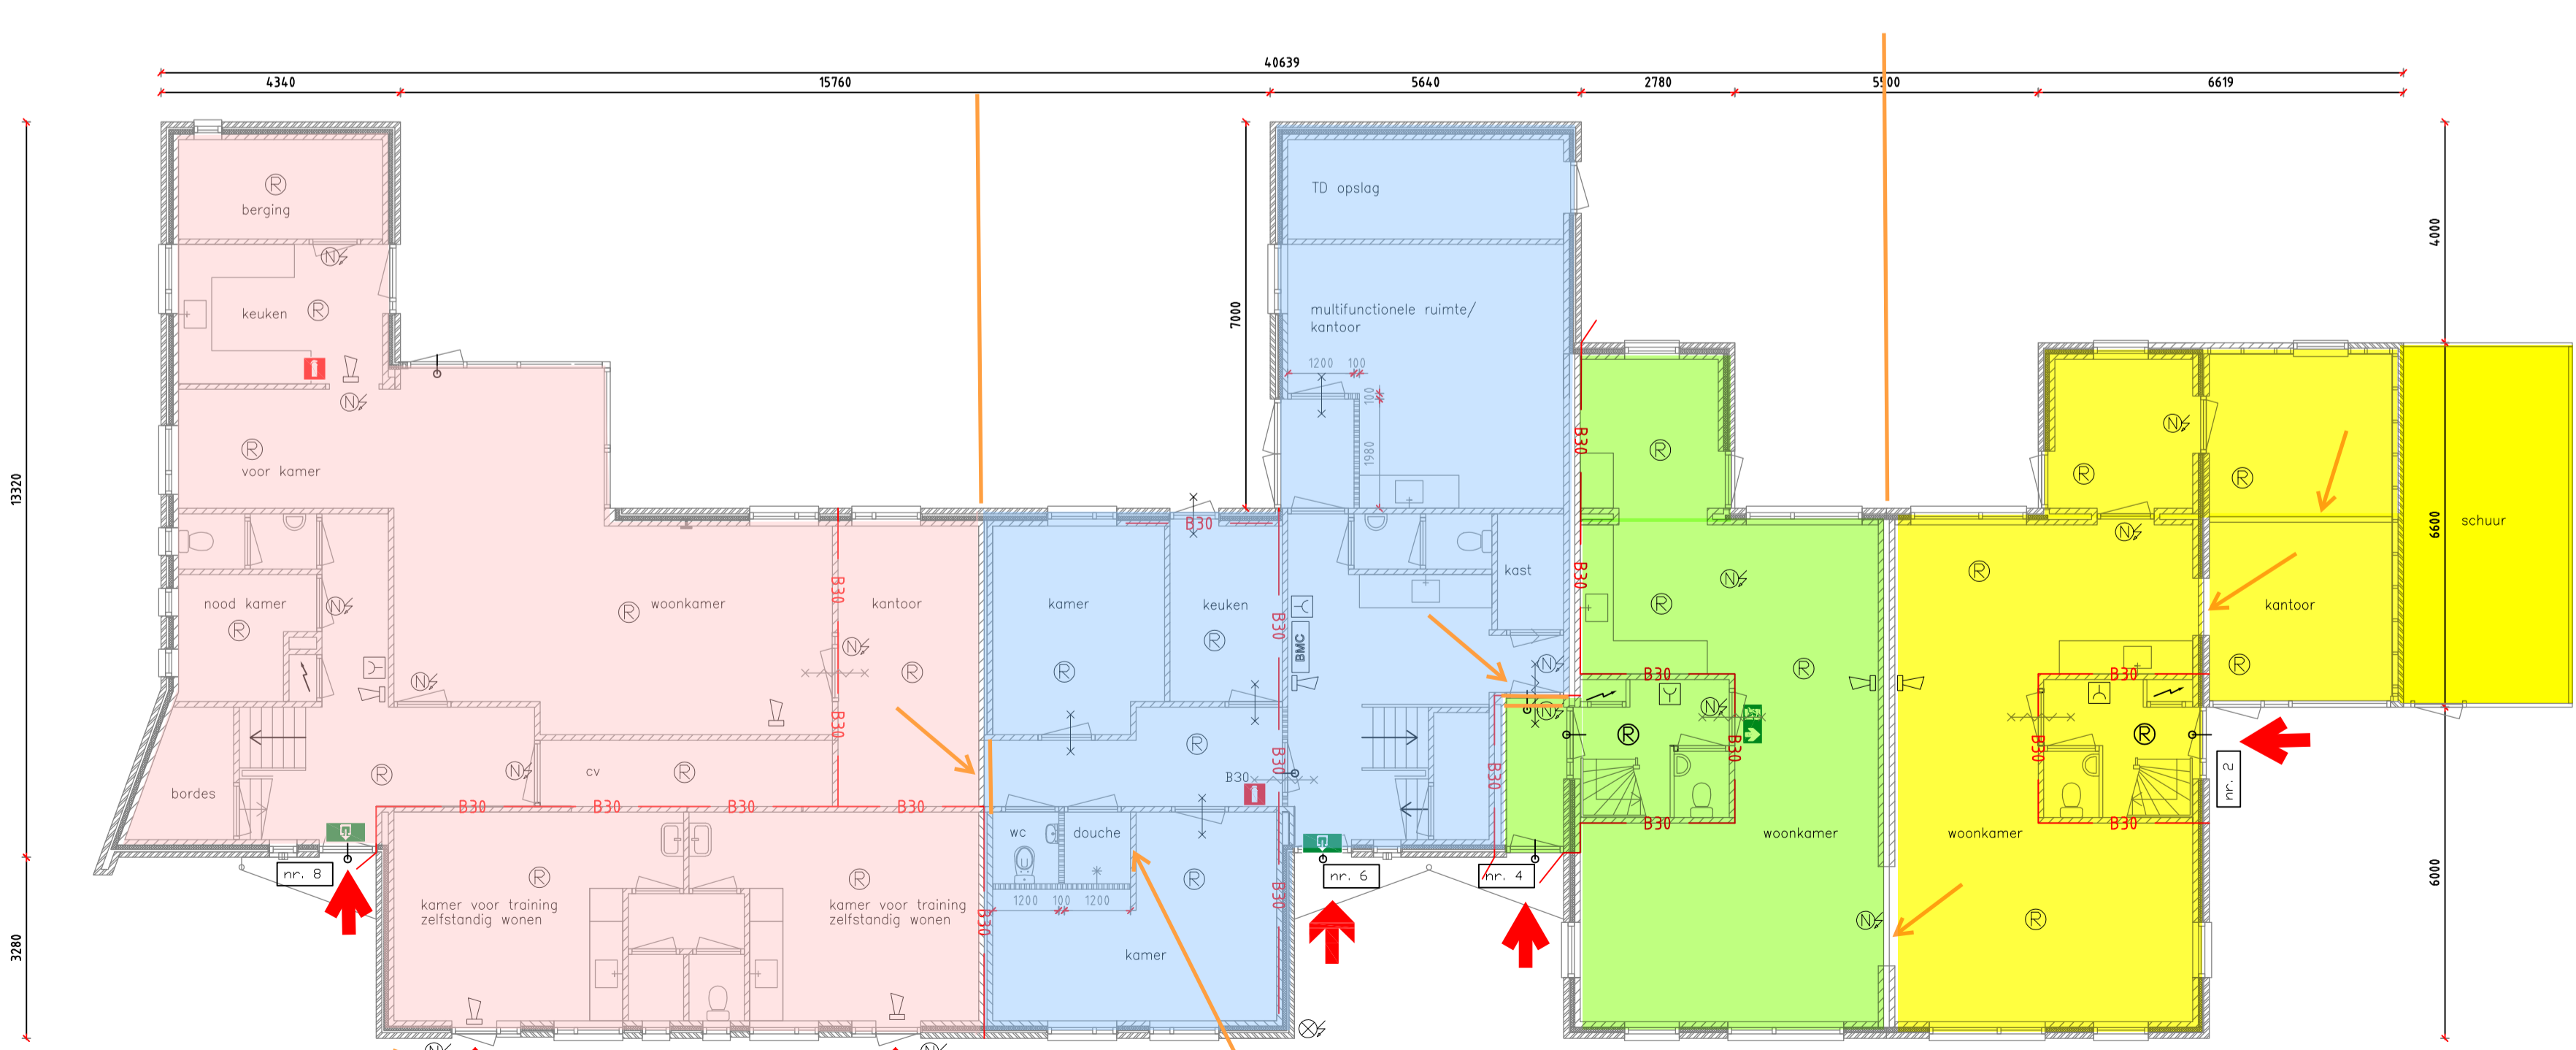

BEGANE GROND (peil = 0)

indeling eruit?

Brandmeldinstallatie en DA installatie volgens PVE nummer 080721.01/GD datum document: 19 november 2008

Bezetting maximaal 22 personen t.o.v. nachtverblijf uit Gebruiksvergunning 16 maart 2004.

RENVODI BRANDVEILIGHEID

- brandmeldecentrale
- zelfsluitend
- Autonatische rookmelder
- handbrandmelder
- akoestisch signaalgever
- Flitslicht
- Neven indicator
- Deur bij brand zonder sleutel te openen
- noodverlichtingsarmatuur
- B30 30 minuten WBBD
- hoofdingang brandweer
- overige ingang brandweer
- brandslanghaspel
- Normale uitgang
- Noodontgrendeling van deur
- Brandslanghaspel 20m



DRENTSE POORT 12  
9521 JA NIEUW-BUINEN  
0599 653 727  
INFO@BOUWBUREAUPAAS.NL  
WWW.BOUWBUREAUPAAS.NL

Gewijzigd		Project: Leger des Heils Sontweg Veendam	
A	H	Onderdeel: Plattegronden Nieuwe situatie	
B	I	Opdrachtgever: Leger des Heils W&G Noordoost	
C	J	Getekend: H.K	Formaat: A1
D	K	Datum: 12-07-2022	Project nr: 22-025
E	L	Schaal: 1:100	Blad: R-02
F	M	REVISIE	
G	N		

Eventuele gevolgschade door niet juist uitgevoerde controle of vervolgschade door fouten in het tekenwerk zijn niet op ons verhaalbaar. Maten dienen altijd in het werk gecontroleerd te worden. De algemene voorwaarden DNR 2005 zijn van toepassing.